



Komunalne Przedsiębiorstwo
Energetyki Ciepłej Sp. z o.o.
ul. Ks. J. Świdzińskiego 5
85-315 Bydgoszcz

PROTOKÓŁ UZGODNIENIA DOKUMENTACJI TECHNICZNEJ

1. Nazwa obiektu i adres: Budynek mieszkalny wielo. ul. Jasna 12 w Bydgoszczy
2. Branża: węzeł cieplny – wewnętrzna instalacja c.w.u. i cyrkulacji
3. Autor dokumentacji: „IDEA PROJEKT” ul. Chelmińska 115/20, 86-300 Grudziądz

4.1. Zakład Produkcji i Przesyłu

data złożenia dokumentacji

Uwagi

.....

4.2. Sekcja BHP i p.poż.

data i podpis

data złożenia dokumentacji

Uwagi

.....

4.3. Dział Technicznej Obsługi Klienta

data i podpis

data złożenia dokumentacji

Uwagi

.....

4.4. Wydział Automatyki, Informatyki i Tech. Pom.

data i podpis

data złożenia dokumentacji

Uwagi

.....

4.5. Wydział Elektroenergetyczny

data i podpis

data złożenia dokumentacji

Uwagi

.....

4.6. Dział Inwestycji i Remontów

data i podpis

data złożenia dokumentacji

Uwagi

.....

4.7. Dział Rozliczeń z Klientami

data i podpis

data złożenia dokumentacji

Uwagi

.....

4.8. Dział Zarządzania Infrastrukturą

data i podpis

data złożenia dokumentacji *Kierownik*
Działu Zarządzania Infrastrukturą

Uwagi *bez uwagi*

02.03.2016
mgr inż. Bogusław Bajorek

data i podpis

4.9. Uzgodnienie końcowe


Kierownik
Działu Zarządzania Infrastrukturą

Uwagi *02.03.2016*

mgr inż. Bogusław Bajorek

data i podpis

DO ODCZYN
450/45/75
r. przebiegający SINOPEX
5 rur roboczych
zw/cw/c/co

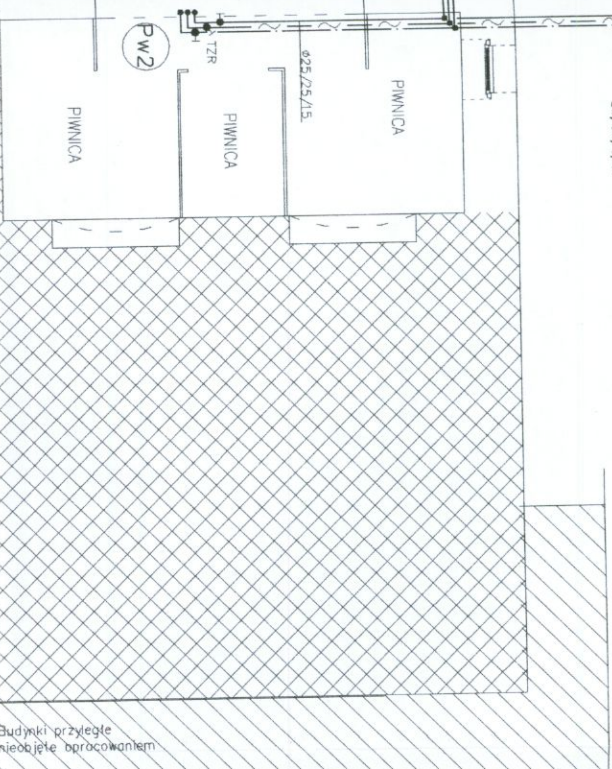

Budynki przyległe
nieobjęte opracowaniem

UWAGI!

- 1/ NIEPISANE PODEJŚCIA DOPŁYWONE DO ARMATURY CZERPAŁNEJ – Ø15 MM
- 2/ WYKONUJĄC PRZEJŚCIA RUROCIĄGÓW PRZEZ STROPY SPRAWDZIĆ CZY NIE KOLIDUJĄ ONE Z BELKAMI STROPOWYMI W PRZYPADKU KOLIZJI NA RUROCIĄGACH WYKONAĆ OBEJŚCIA
- 3/ NA RYSUNKACH PODANO ŚREDNICE NOMINALNE RUR

KOMUNALNE PRZEDSIĘBIORSTWO
ENERGETYKI CIEPŁEJ

Spółka z o.o.

DZIAŁ ZARZĄDZANIA INFRASTRUKTURĄ

EE/172/2016

*P.J. wez. inst. c.o.u. igut.
dla bud. mieszkalnego
przy ul. Jasnej 12 w Bydgosz.
- zgodzono 2.03.2016r*

Kierownik
Działu Zarządzania Infrastrukturą
mgr inż. *[signature]* Bogusław Bajorek

INWESTOR:

Miasto Bydgoszcz
ul. Jezulicka 1
85-102 Bydgoszcz

INWESTYTOR:

Termomodernizacja budynku mieszkalnego z przebudową lokali mieszkalnych
przy ul. Jasnej 12 - budynek frontowy w Bydgoszczy

Bydgoszcz, ul. Jasna 12, dz. nr 119, 120, 106 obr. 79

IDEA PROJEKT

BIURO PROJEKTOWE
ARCHITEKTONICZNO -
BUDOWLANE

mgr inż. ANNA MARKIEWICZ
ul. Miłkowska 9/79 86-500 Gniezno
tel. kom. 663 304 283, tel. (66) 644-78-08
e-mail: ommarkiewicz@idea-projekt.pl
PRACOWNIA: ul. Czerwikowa 119/20, 86-500
Gniezno

NAZWA RZECZYNI

INSTALACJA WODOCIĄGOWA

SKALA

1:75

WOD-KAN

TYTUŁ

PROJEKT BUDOWLANY

DATA

25.10.2015r.

NR ANKIECY

S-01

FUNKCJA:

AUTOR:

Janusz Kepiński

NR UPRAWNIENI

UAN-KZ-7210/103/87

BRANŻA

wod-kan

PODPIS

[signature]