


MIESZKANIE NR 1
pow. użytk. 62,23m²

MIESZKANIE NR 2
pow. użytk. 62,93m²

A

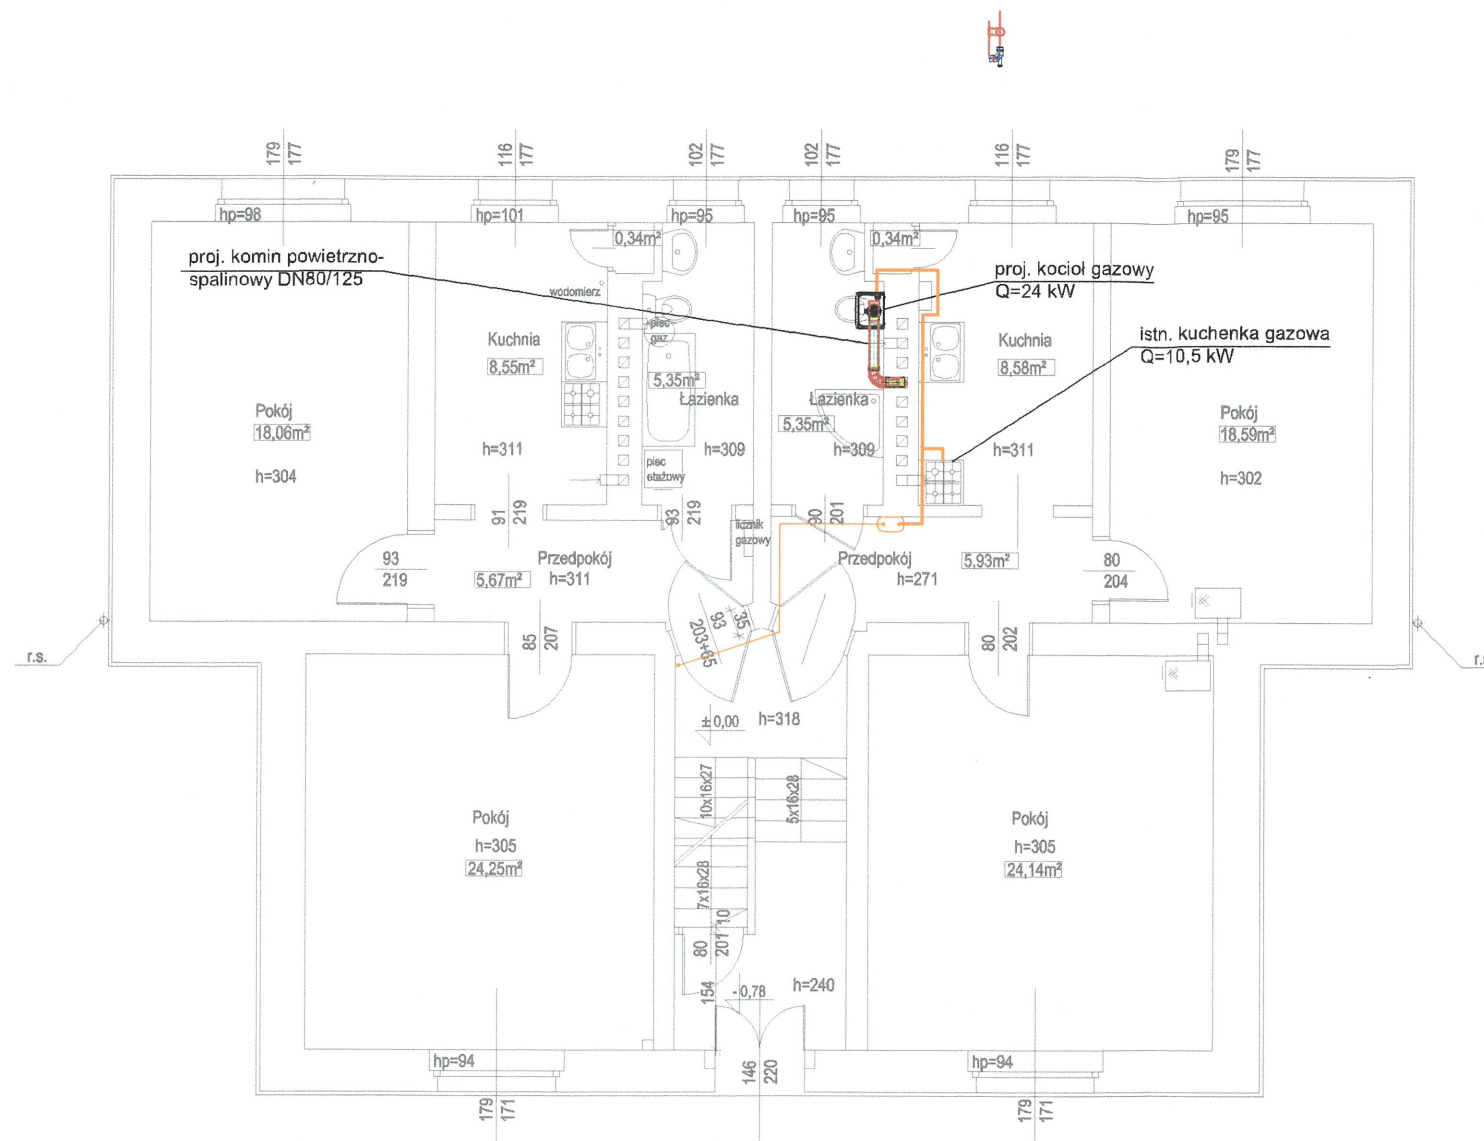

UL. KORONOWSKA

URZĄD MIASTA
Bydgoszcz
Wydział Administracji Budowlanej

LEGENDA:

RO	Rura ochronna stalowa
•	Pion instalacji gazowej
—	Projektowana instalacja gazu
—	Istniejąca instalacja gazu
⊙	Istniejący gazomierz

UWAGI:

1. Przed przystąpieniem do robót budowlanych wykonawca zobowiązany jest do zapoznania się ze wszystkimi rysunkami branżowymi.
2. Przebieg instalacji na poszczególnych kondygnacjach wg projektów wykonawczych branż instalacyjnych.
3. Nie odmierzać wymiarów z rysunku ani nie używać rysunku jako szablonu.
4. Przed przystąpieniem do prac budowlanych wszystkie wymiary sprawdzić w naturze, a w razie stwierdzenia niezgodności powiadomić autorskie biuro projektowe.
5. Opis materiałów wykończeniowych znajduje się w opisie technicznym.

RZUT PARTERU

1 : 100

Zakład Projektowania i Nadzoru "EFEKT-BUD" A. Cieśla
85-791 Bydgoszcz, ul. J. Powałisza 2/35

INWESTOR: Administracja Domów Miejskich "ADM" Sp. z o.o.
85-011 Bydgoszcz, ul. Śniadeckich 1

ADRES INWESTYCJI: 86-421 Bydgoszcz, ul. Koronowska 3a
Działka nr ew. 40; obręb 29.
Jednostka ewidencyjna Bydgoszcz

TEMAT: Termomodernizacja budynku mieszkalnego przy
ul. Koronowskiej 3a w Bydgoszczy - budowa instalacji c.o.
wraz ze źródłem ciepła oraz przebudowa instalacji
wewnętrznej gazu oraz c.w.u.

STADIUM: budowlany

BRANŻA: sanitarna

NAZWA RYS.

RZUT PARTERU - INSTALACJA GAZU

IMIĘ I NAZWISKO / NR UPRAWNIENI

PODPIS

PROJEKTANT mgr inż. Wojciech Kabaciński
KUP/0173/PWOS/09
uprawnienia budowlane do projektowania bez ograniczeń
w szczególności instalacyjnej w zakresie sieci, instalacji i urządzeń
ciepłowniczych, wentylacyjnych, gazowych, wodociągowych i kanalizacyjnych

OPRACOWAŁ mgr inż. Paweł Gruba

SPRAWDZAJĄCY mgr inż. Zbigniew Przekwas
KUP/0141/POOS/06
uprawnienia budowlane do projektowania bez ograniczeń
w szczególności instalacyjnej w zakresie sieci, instalacji i urządzeń
ciepłowniczych, wentylacyjnych, gazowych, wodociągowych i kanalizacyjnych

DATA 28. 03. 2016

SKALA

1:100

Rys. nr 3