


26.

piw - 30.81
ganki - 11

KIEGO 4
E PIWNIC

G. BEZ KURKA GŁ.

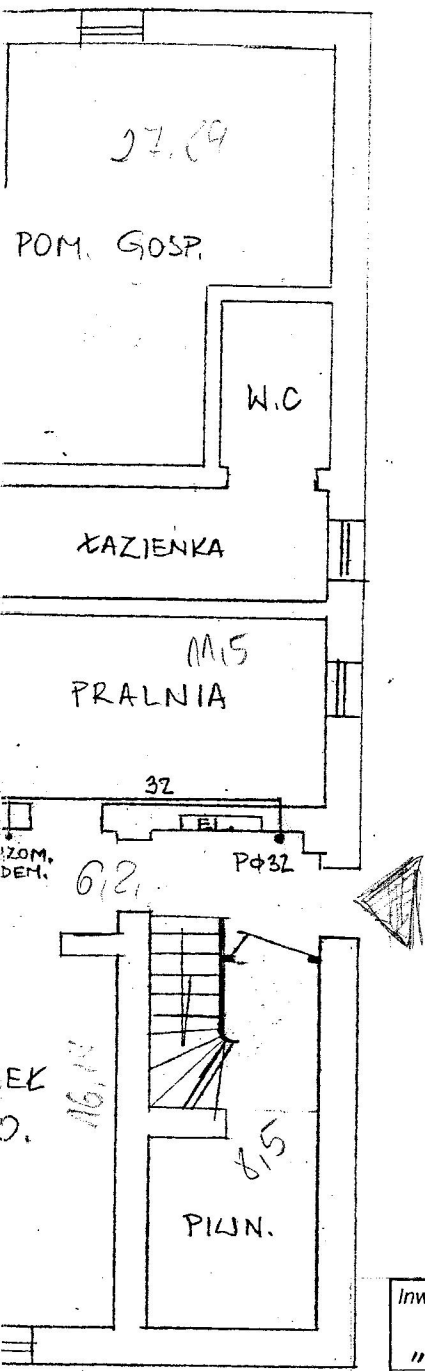

ŚCIANY O NADWIEKSYM
ZAWILGOCENIU

~~INWENTARYZACJA~~

~~RZUT PIWNIC 1:100~~

~~WYMIANA INSTALACJI GAZOWEJ W BUD. MIESZK.
PRZY UL. PADEREWSKIEGO 4 W BYDGOSZCZY~~

Inwestor: Administracja Domów Miejskich „ADM” Sp. z o.o. w Bydgoszczy		Data: grudzień '13		Nr zlec. -	
Objekt: Budynek mieszkalny przy ul. Paderewskiego 4		Faza: P. B.	Skala: 1:100	Branża: 8	Nr rys. 4/5
Temat: Wzmocnienie i zabezpieczenie konstrukcji murowej.		Projektował: mgr inż.			
		Opracował: A. Banas			
		Sprawdził: mgr inż. J. Jazłowski			
		Kreślił:			

RYS. 1